


 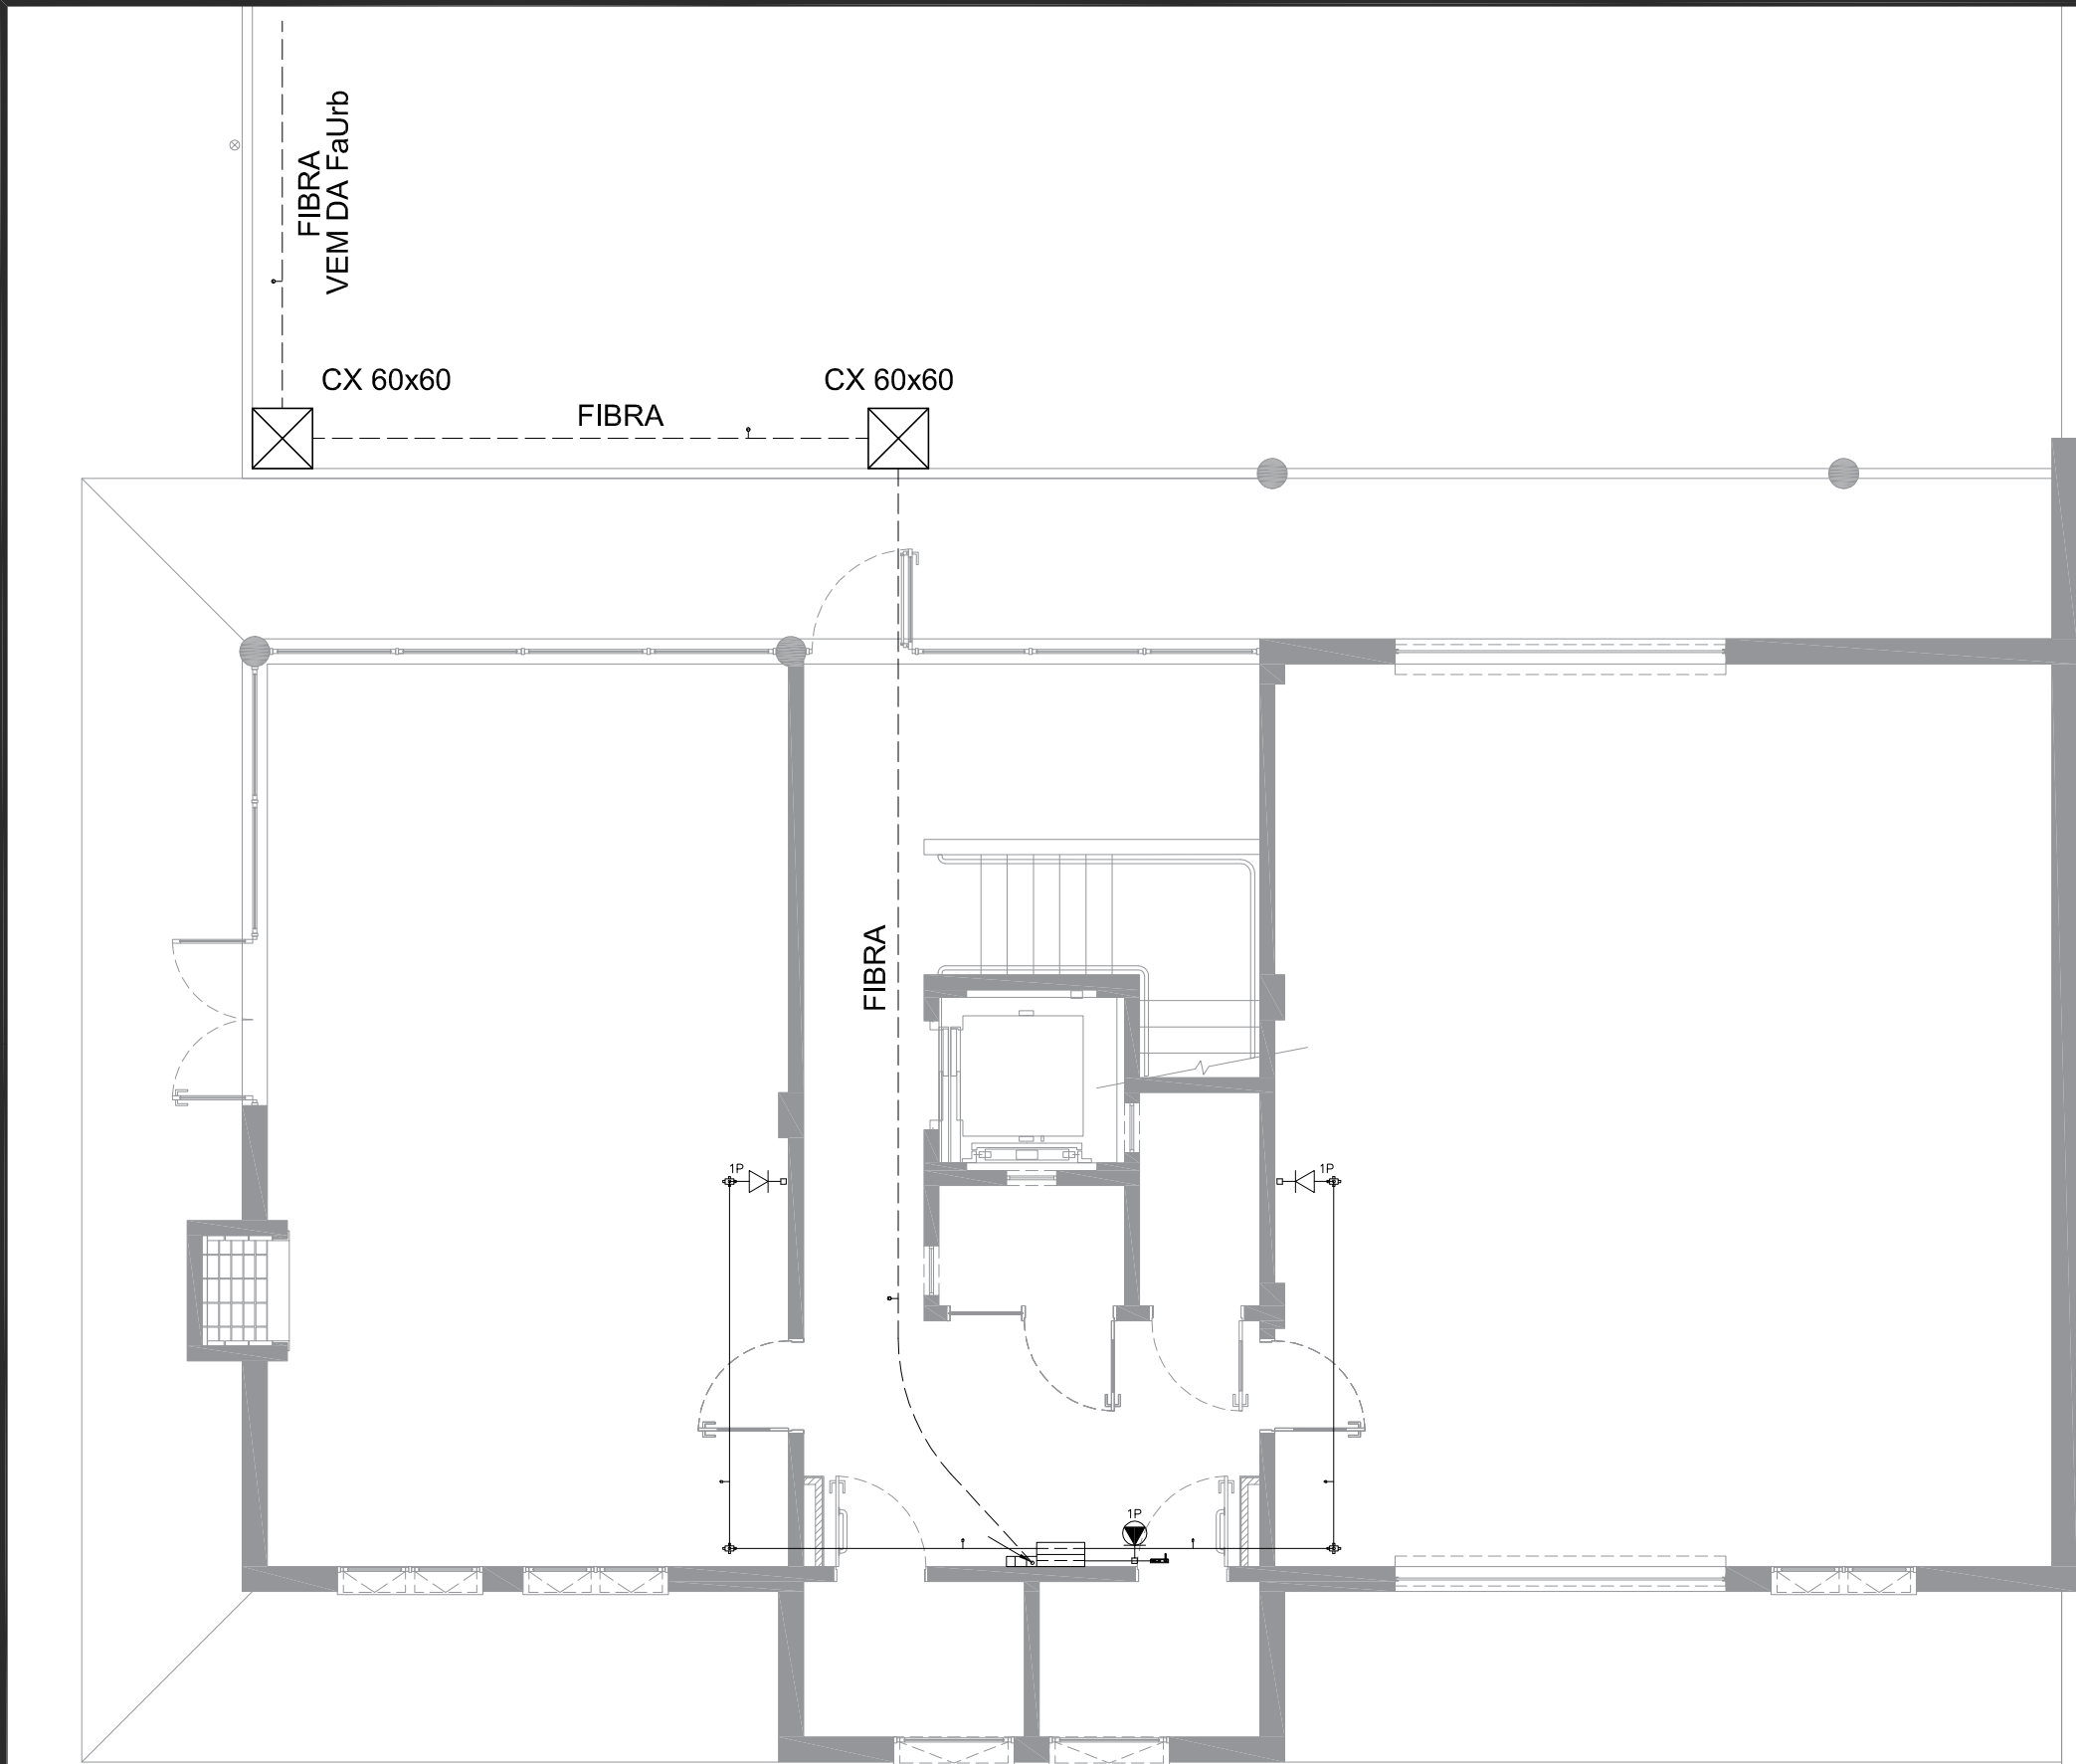


LEGENDA

	- CONDULETE MULTIPLO PARA ELETRODUTO DE 1"
	- MINI RACK DE PAREDE 19" x 12u x 450 mm
	- CONECTOR HDMI PARA DATASHOW
	- CONECTOR HDMI
	- ACCESS POINT
	- ADAPTADOR DE ELETROCALHA PARA ELETRODUTO 1"
	- CURVA VERTICAL EXTERNA 90 °C' PERFURADO 100X100MM
	- TÉ HORIZONTAL 90 °U' PERFURADO 100X100MM
	- TOMADA RJ45 0,30 m (1P)
	- TOMADA RJ45 2,20 m (1P)
	- ELETRODUTO 1"
	- DUTO AÉREO PERFURADO "U" 100MMX100MM
	- CABO CAT. 6, CABO HDMI, FIBRA ÓTICA

R-01	03/2022	REVISÃO PARA PROCESSO LICITATÓRIO
ALTERAÇÃO	DATA	ASSUNTO
	MEC - UFPEL PRÓ REITORIA DE PLANEJAMENTO E DESENVOLVIMENTO - PROPLAN COORDENÇÃO DE OBRAS E PROJETOS PARA ESTRUTURA FÍSICA RUA GOMES CARNEIRO Nº 1 - PELOTAS - RS - FONE (53) 39211380	
OBRA		ESCALA
		1/75
		DATA
		MAIO/2021
ANEXO FAUrb - NZEB UFPeI		ÁREA CONSTRUÍDA
		580,00m²
ENDEREÇO		PRANCHA
FAURB / UFPEL - RUA BENJAMIN CONSTANT Nº 1359		
CONTEÚDO		LOG 01/03
PAVIMENTO TÉRREO		
AUTOR DO PROJETO		PROJETO
- ENG. ELET. LIADER DA SILVA OLIVEIRA - CREA RS057727		REDE LÓGICA

Planta Baixa Térreo
Escala: 1:75




- | | |
|---|--|
|  | - CONDULETE MULTIPLO PARA ELETRODUTO DE 1" |
|  | - MINI RACK DE PAREDE 19" x 12u x 450 mm |
|  | - CONECTOR HDMI PARA DATASHOW |
|  | - CONECTOR HDMI |
|  | - ACESS POINT |
|  | - ADAPTADOR DE ELETROCALHA PARA ELETRODUTO 1" |
|  | - CURVA VERTICAL EXTERNA 90° C PERFURADO 100X100MM |
|  | - TÊ HORIZONTAL 90° U" PERFURADO 100X100MM |
|  | - TOMADA RJ45 0,30 m (1P) |
|  | - TOMADA RJ45 2,20 m (1P) |
|  | - ELETRODUTO 1" |
|  | - DUTO AÉREO PERFURADO 1" 100MMX100MM |
|  | - CABO CAT. 6, CABO HDMI, FIBRA ÓTICA |

R-01	03/2022	REVISÃO PARA PROCESSO LICITATÓRIO
ALTERAÇÃO	DATA	ASSUNTO

	MEC - UFPEL PRÓ REITORIA DE PLANEJAMENTO E DESENVOLVIMENTO - PROPLAN COORDENÇÃO DE OBRAS E PROJETOS PARA ESTRUTURA FÍSICA RUA GOMES CARNEIRO N° 1 - PELOTAS - RS - FONE (53) 39211380	

OBRA ANEXO FAURb - NZEB UFPeI	ESCALA 1/75
	DATA MAIO/2021
	ÁREA CONSTRUÍDA 580,00m²
ENDEREÇO FAURB / UFPEL - RUA BENJAMIN CONSTANT N° 1359	PRANCHA LOG 02/03
CONTEÚDO SEGUNDO PAVIMENTO	
AUTOR DO PROJETO - ENG. ELET. LIADER DA SILVA OLIVEIRA - CREA RS057727	PROJETO REDE LÓGICA

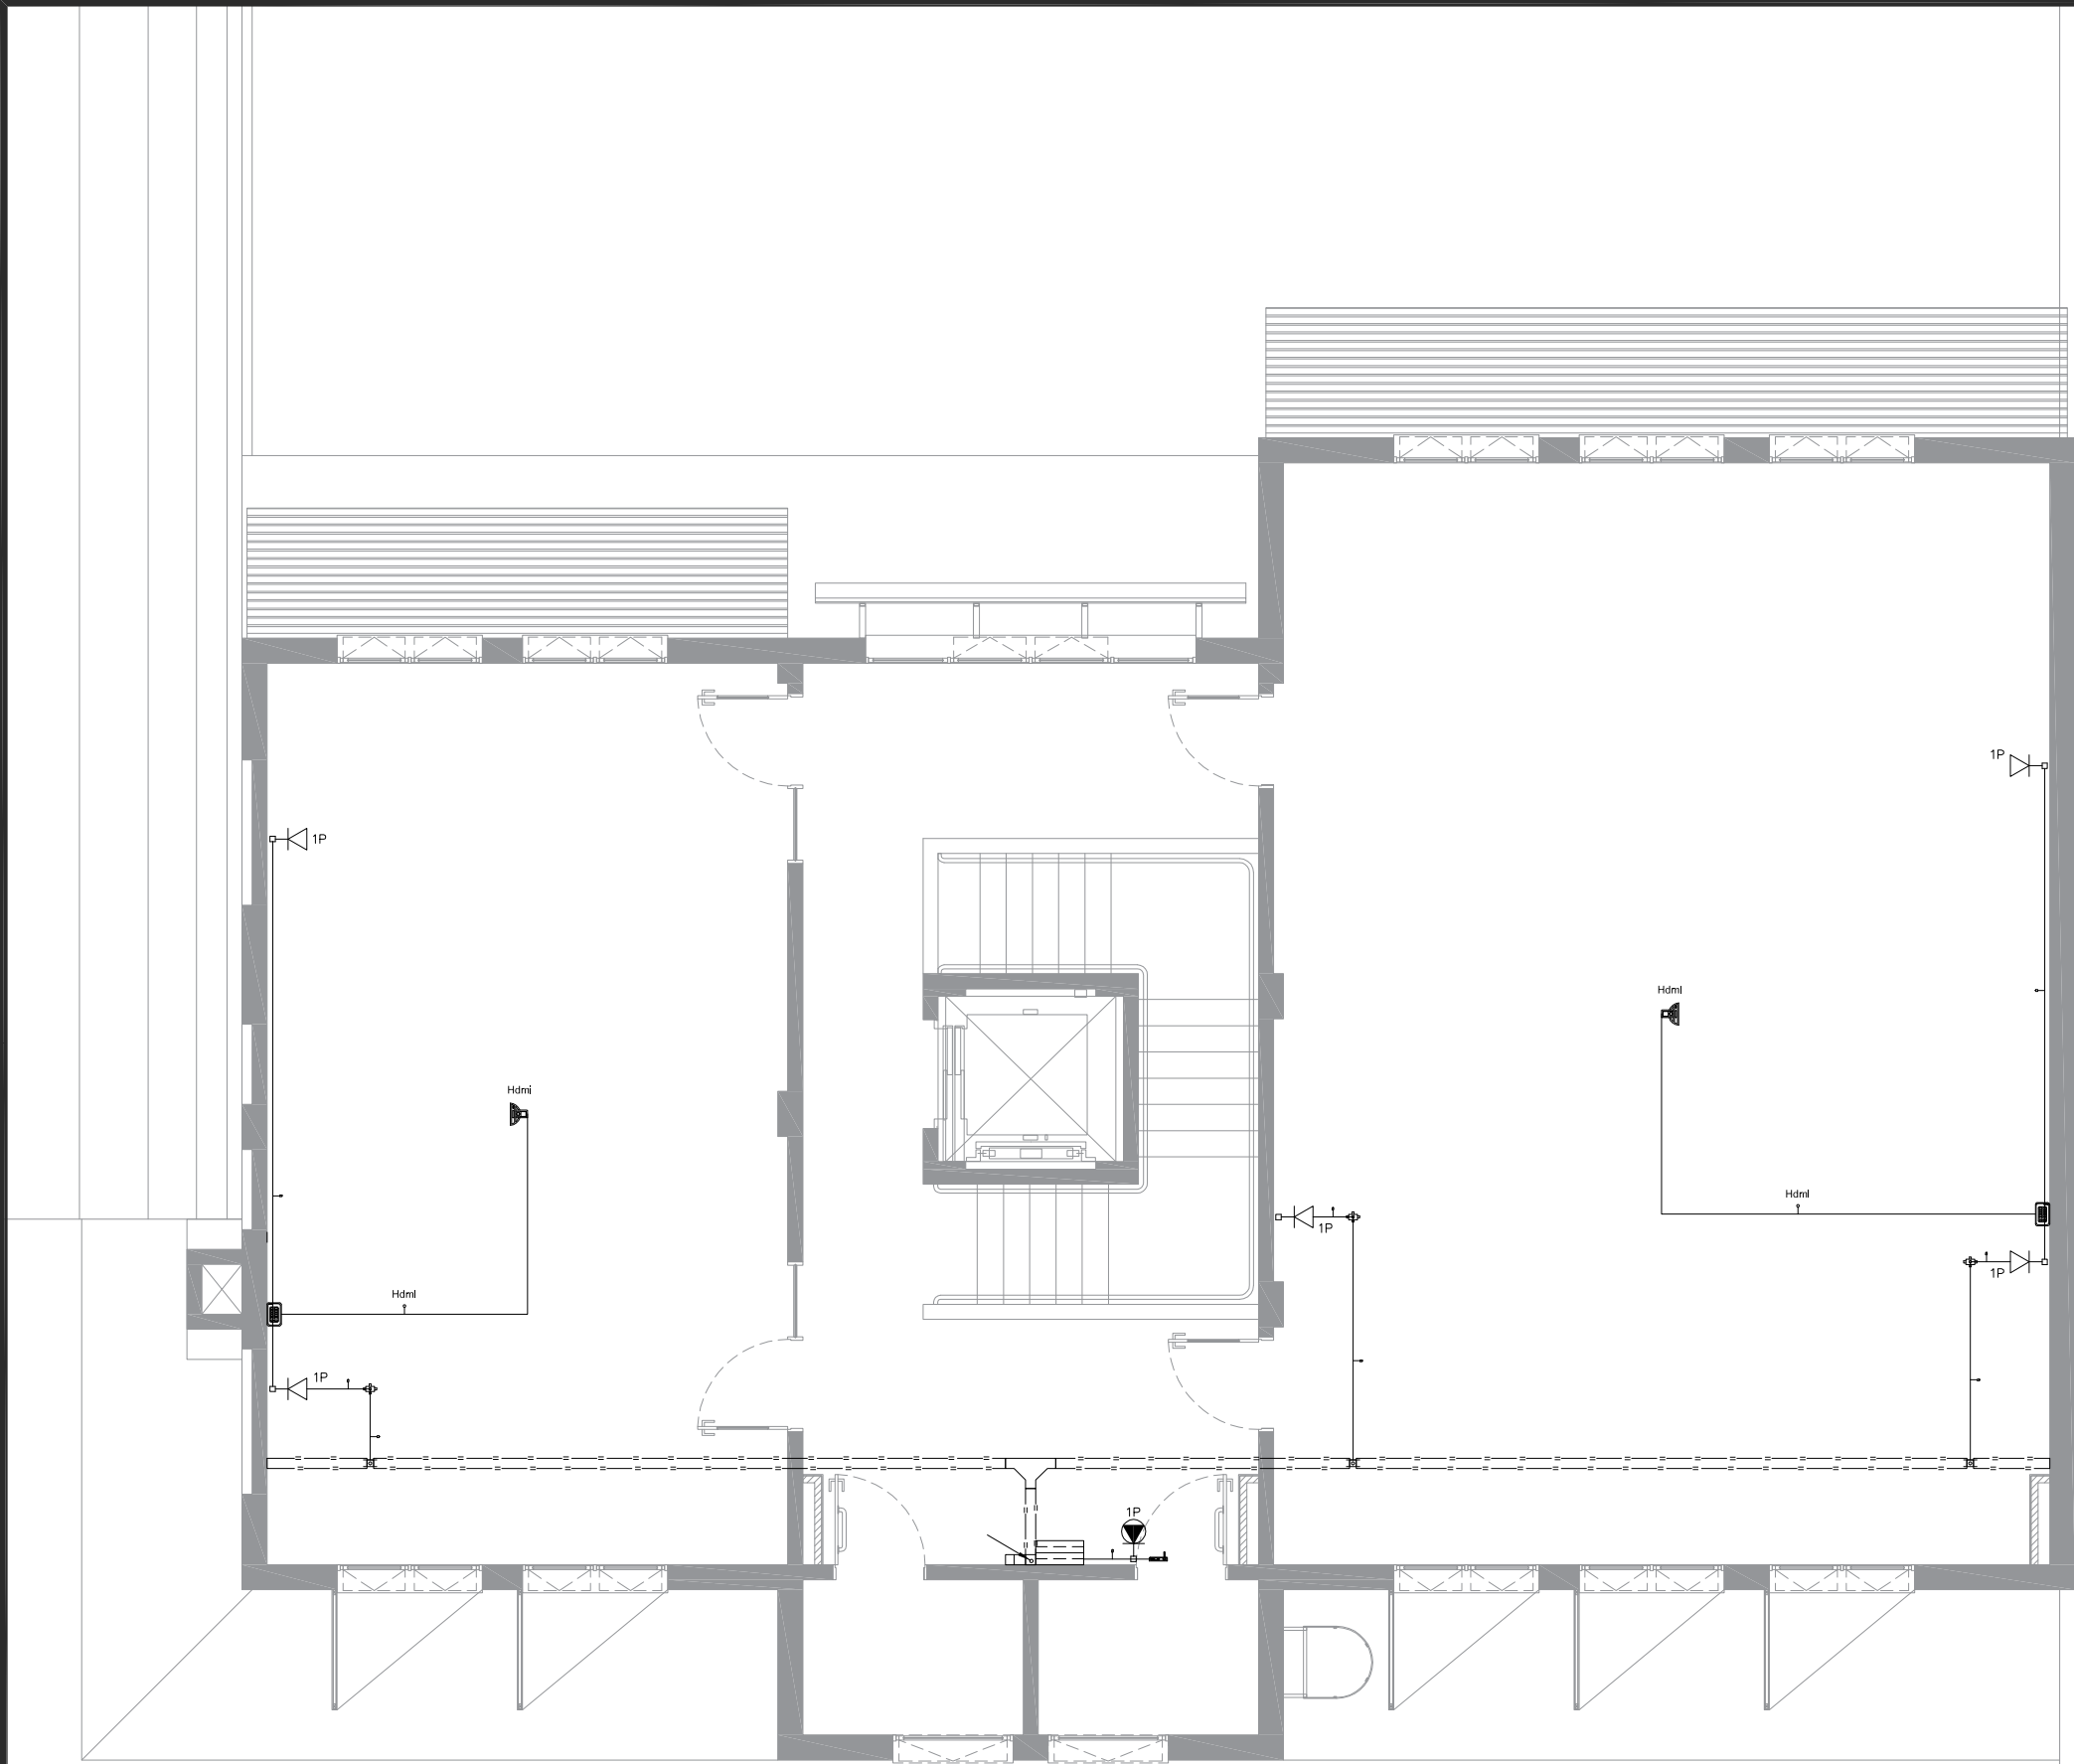

Planta Baixa 3° Pavimento
Escala: 1:75

LEGENDA

	- CONDULETE MULTIPLO PARA ELETRODUTO DE 1"
	- MINI RACK DE PAREDE 19" x 12u x 450 mm
	- CONECTOR HDMI PARA DATASHOW
	- CONECTOR HDMI
	- ACESS POINT
	- ADAPTADOR DE ELETROCALHA PARA ELETRODUTO 1"
	- CURVA VERTICAL EXTERNA 90 °C' PERFURADO 100X100MM
	- TÊ HORIZONTAL 90 °U' PERFURADO 100X100MM
	- TOMADA RJ45 0,30 m (1P)
	- TOMADA RJ45 2,20 m (1P)
	- ELETRODUTO 1"
	- DUTO AÉREO PERFURADO 'U' 100MMX100MM
	- CABO CAT. 6, CABO HDMI, FIBRA ÓTICA

R-01	03/2022	REVISÃO PARA PROCESSO LICITATÓRIO
ALTERAÇÃO	DATA	ASSUNTO
MEC - UFPEL PRÓ REITORIA DE PLANEJAMENTO E DESENVOLVIMENTO - PROPLAN COORDENÇÃO DE OBRAS E PROJETOS PARA ESTRUTURA FÍSICA RUA GOMES CARNEIRO N° 1 - PELOTAS - RS - FONE (53) 39211380		
OBRA		ESCALA
ANEXO FAUrb - NZEB UFPeI		1/75
ENDEREÇO		DATA
FAURB / UFPEL - RUA BENJAMIN CONSTANT N° 1359		MAIO/2021
CONTEÚDO		ÁREA CONSTRUÍDA
TERCEIRO PAVIMENTO		580,00m²
AUTOR DO PROJETO		PRANCHA
- ENG. ELET. LIADER DA SILVA OLIVEIRA - CREA RS057727		LOG 03/03
		PROJETO
		REDE LÓGICA